



添付資料 9 移設対象物位置図

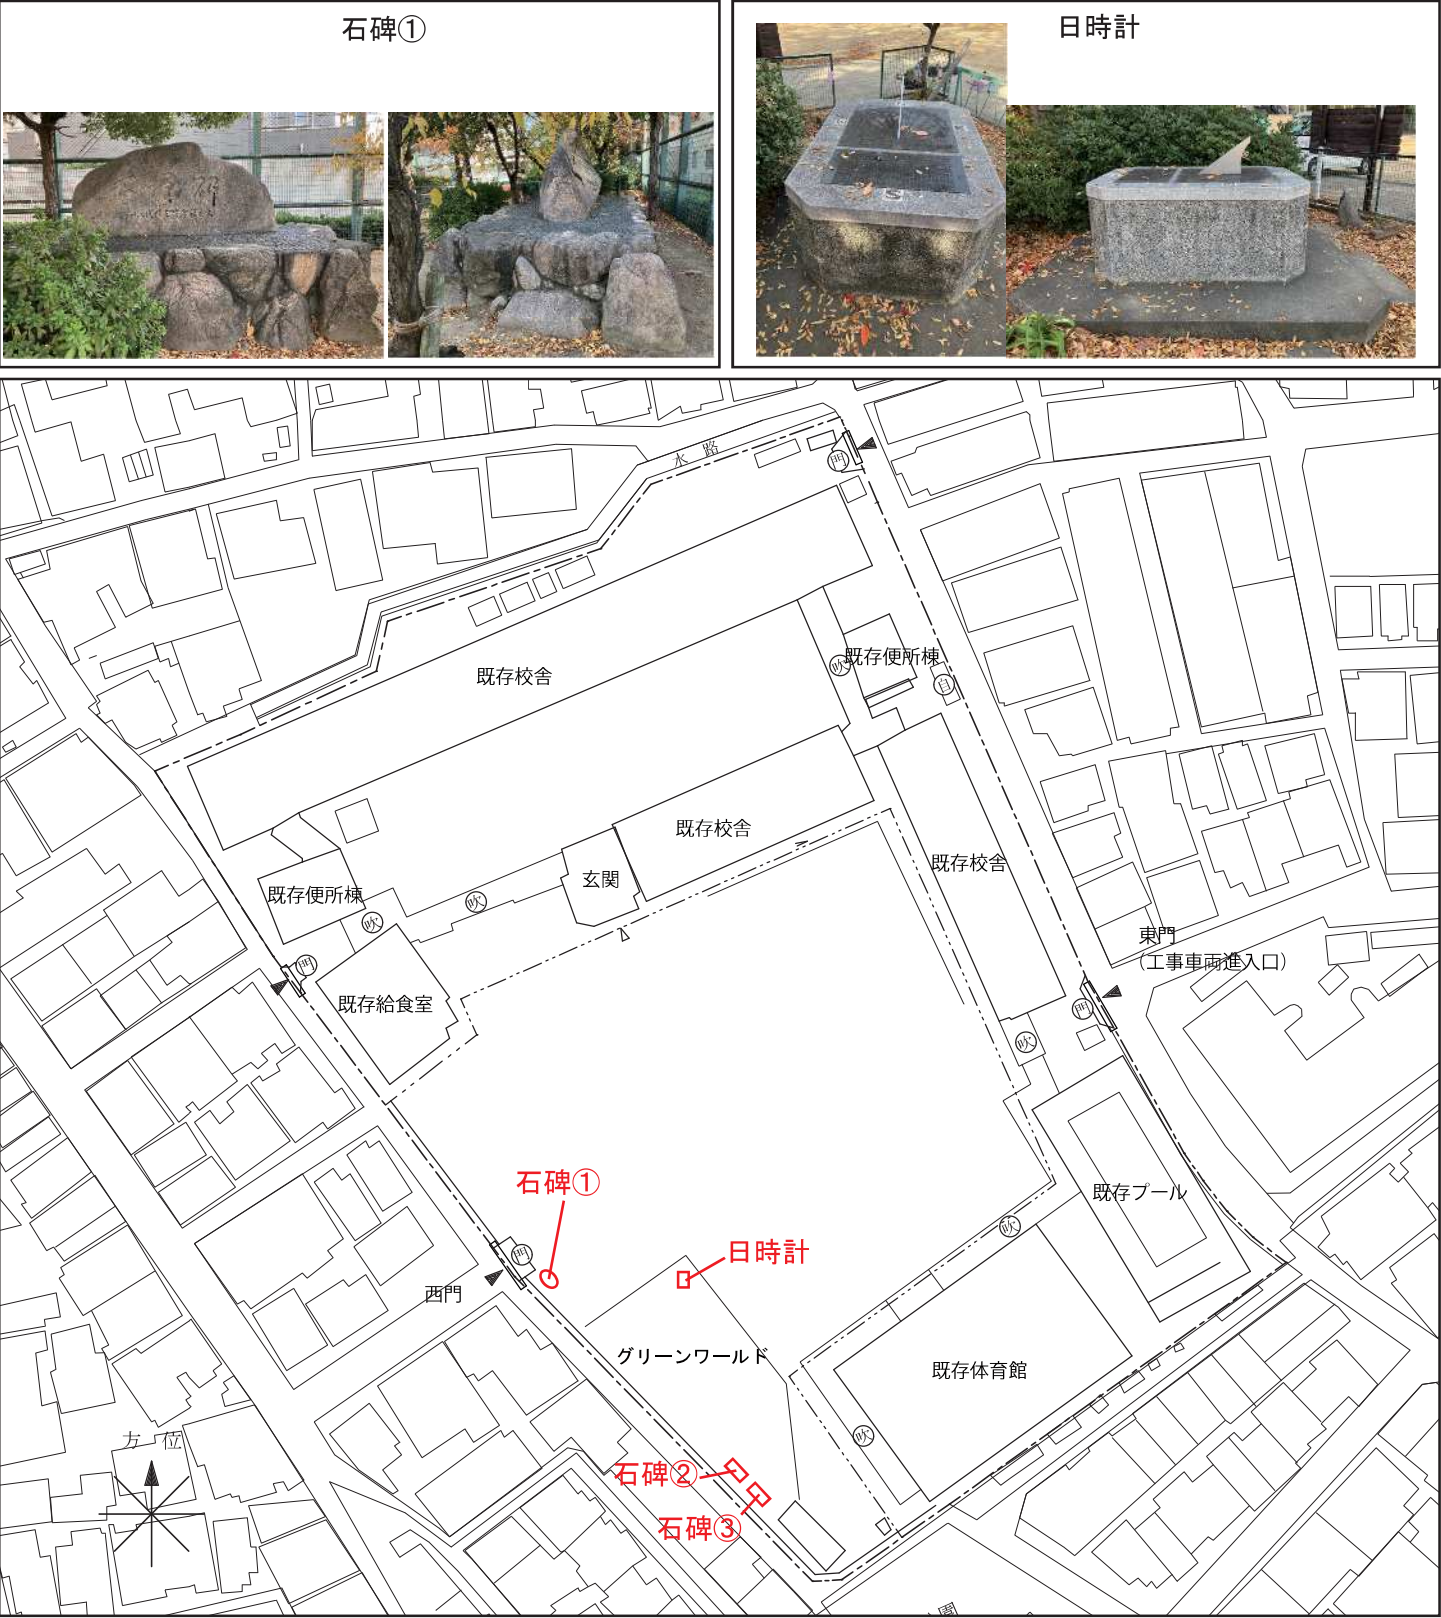


$S=1:500$

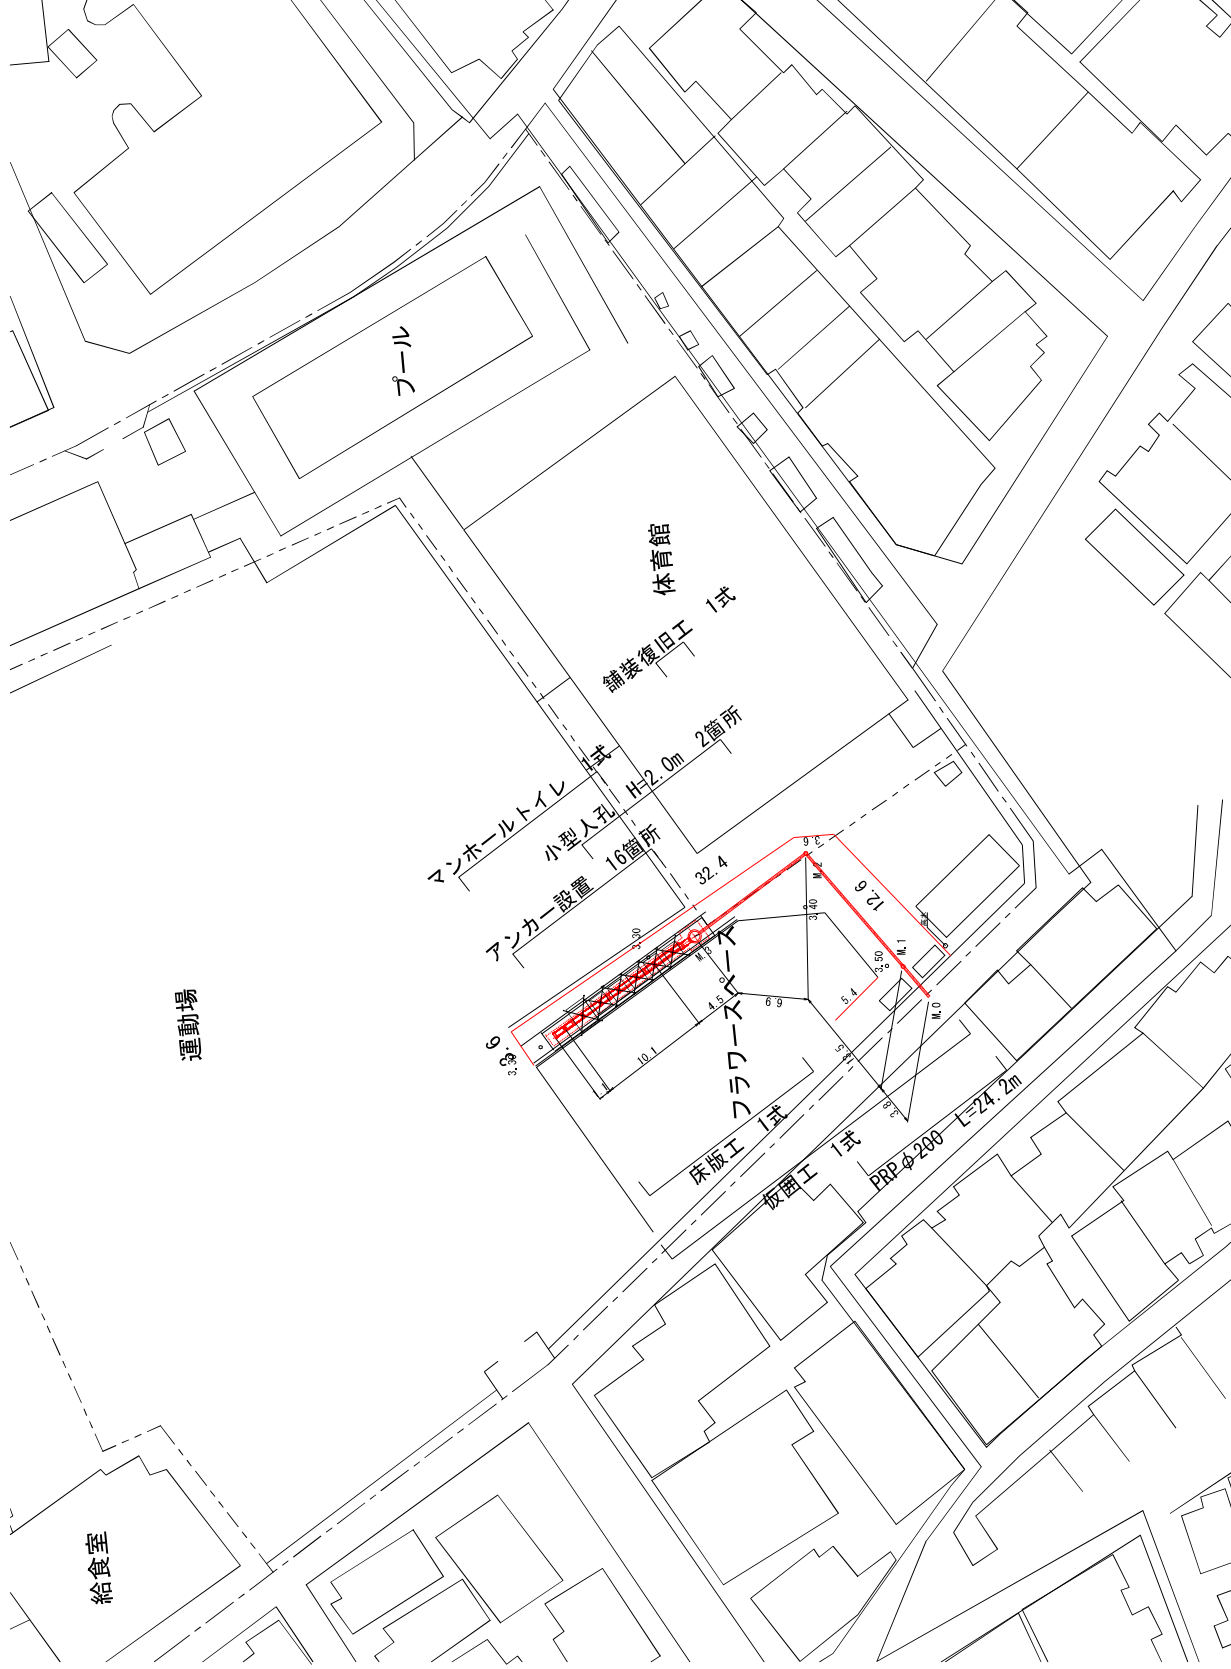

事業名	令和3年度　公共下水道事業					
工事名	下坂部小マソールトI設置工事					
排水区名	北部処理区	管渠番号				
種別	平面図（下坂部小学校）					
図面番号	1 / 2	縮尺	1 / 500			
署名	監査副長	係長	主任	課長	副所長	年月日
尼崎市公営企業局上下水道部下水道建設課						

縦断図
V=1:100
H=1:250

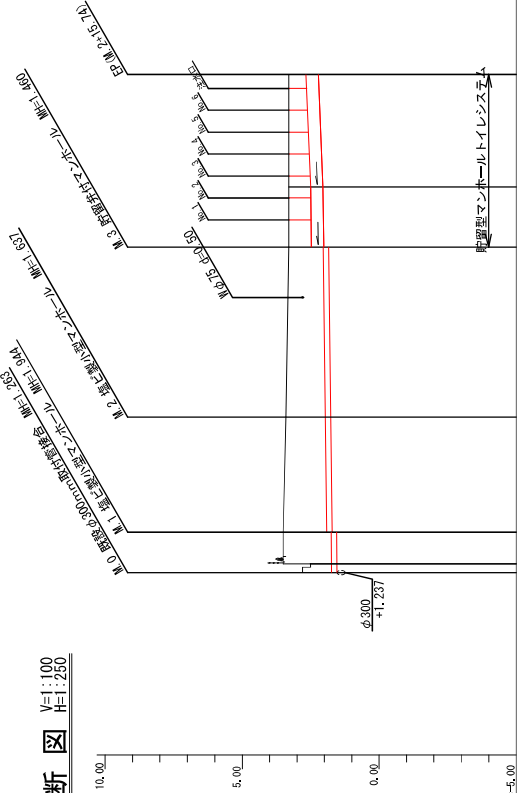

管渠番号	下坂部一①		下坂部一②	
管径	PRP φ200 =5.0%		PRP φ450 =5.0% PRP φ450 =17.0%	
土盛り	1.590 1.744 1.566 1.710		0.825 1.260 1.840 2.025	
管底高	1.583 1.737 1.559 1.703		0.825 1.260 1.840 2.025	
地盤高	3.50 3.80 3.50 3.50		3.30 3.30 3.30 3.30	
追加距離	0.00 0.00 0.00 0.00		24.20 29.70 39.90 10.20	
単距離	3.27 3.50 3.50 3.50		5.50 5.50 5.50 5.50	
測点	No. M1 No. M2 No. M3 No. M4		No. M3 No. M2 No. M3 No. M4	

課長	課長補佐	係長	主任	係

事業名	令和3年度	公共下水道事業			
工事名	下坂部マンホールトイレ設置工事				
排水区名	北部処理区	管渠番号			
種別	縦断図（下坂部小学校）				
図面番号	2 / 2	縮	尺	図示	
班長	課長補佐	係	主任	係	
尼崎市公営企業局上下水道部下水道建設課					